


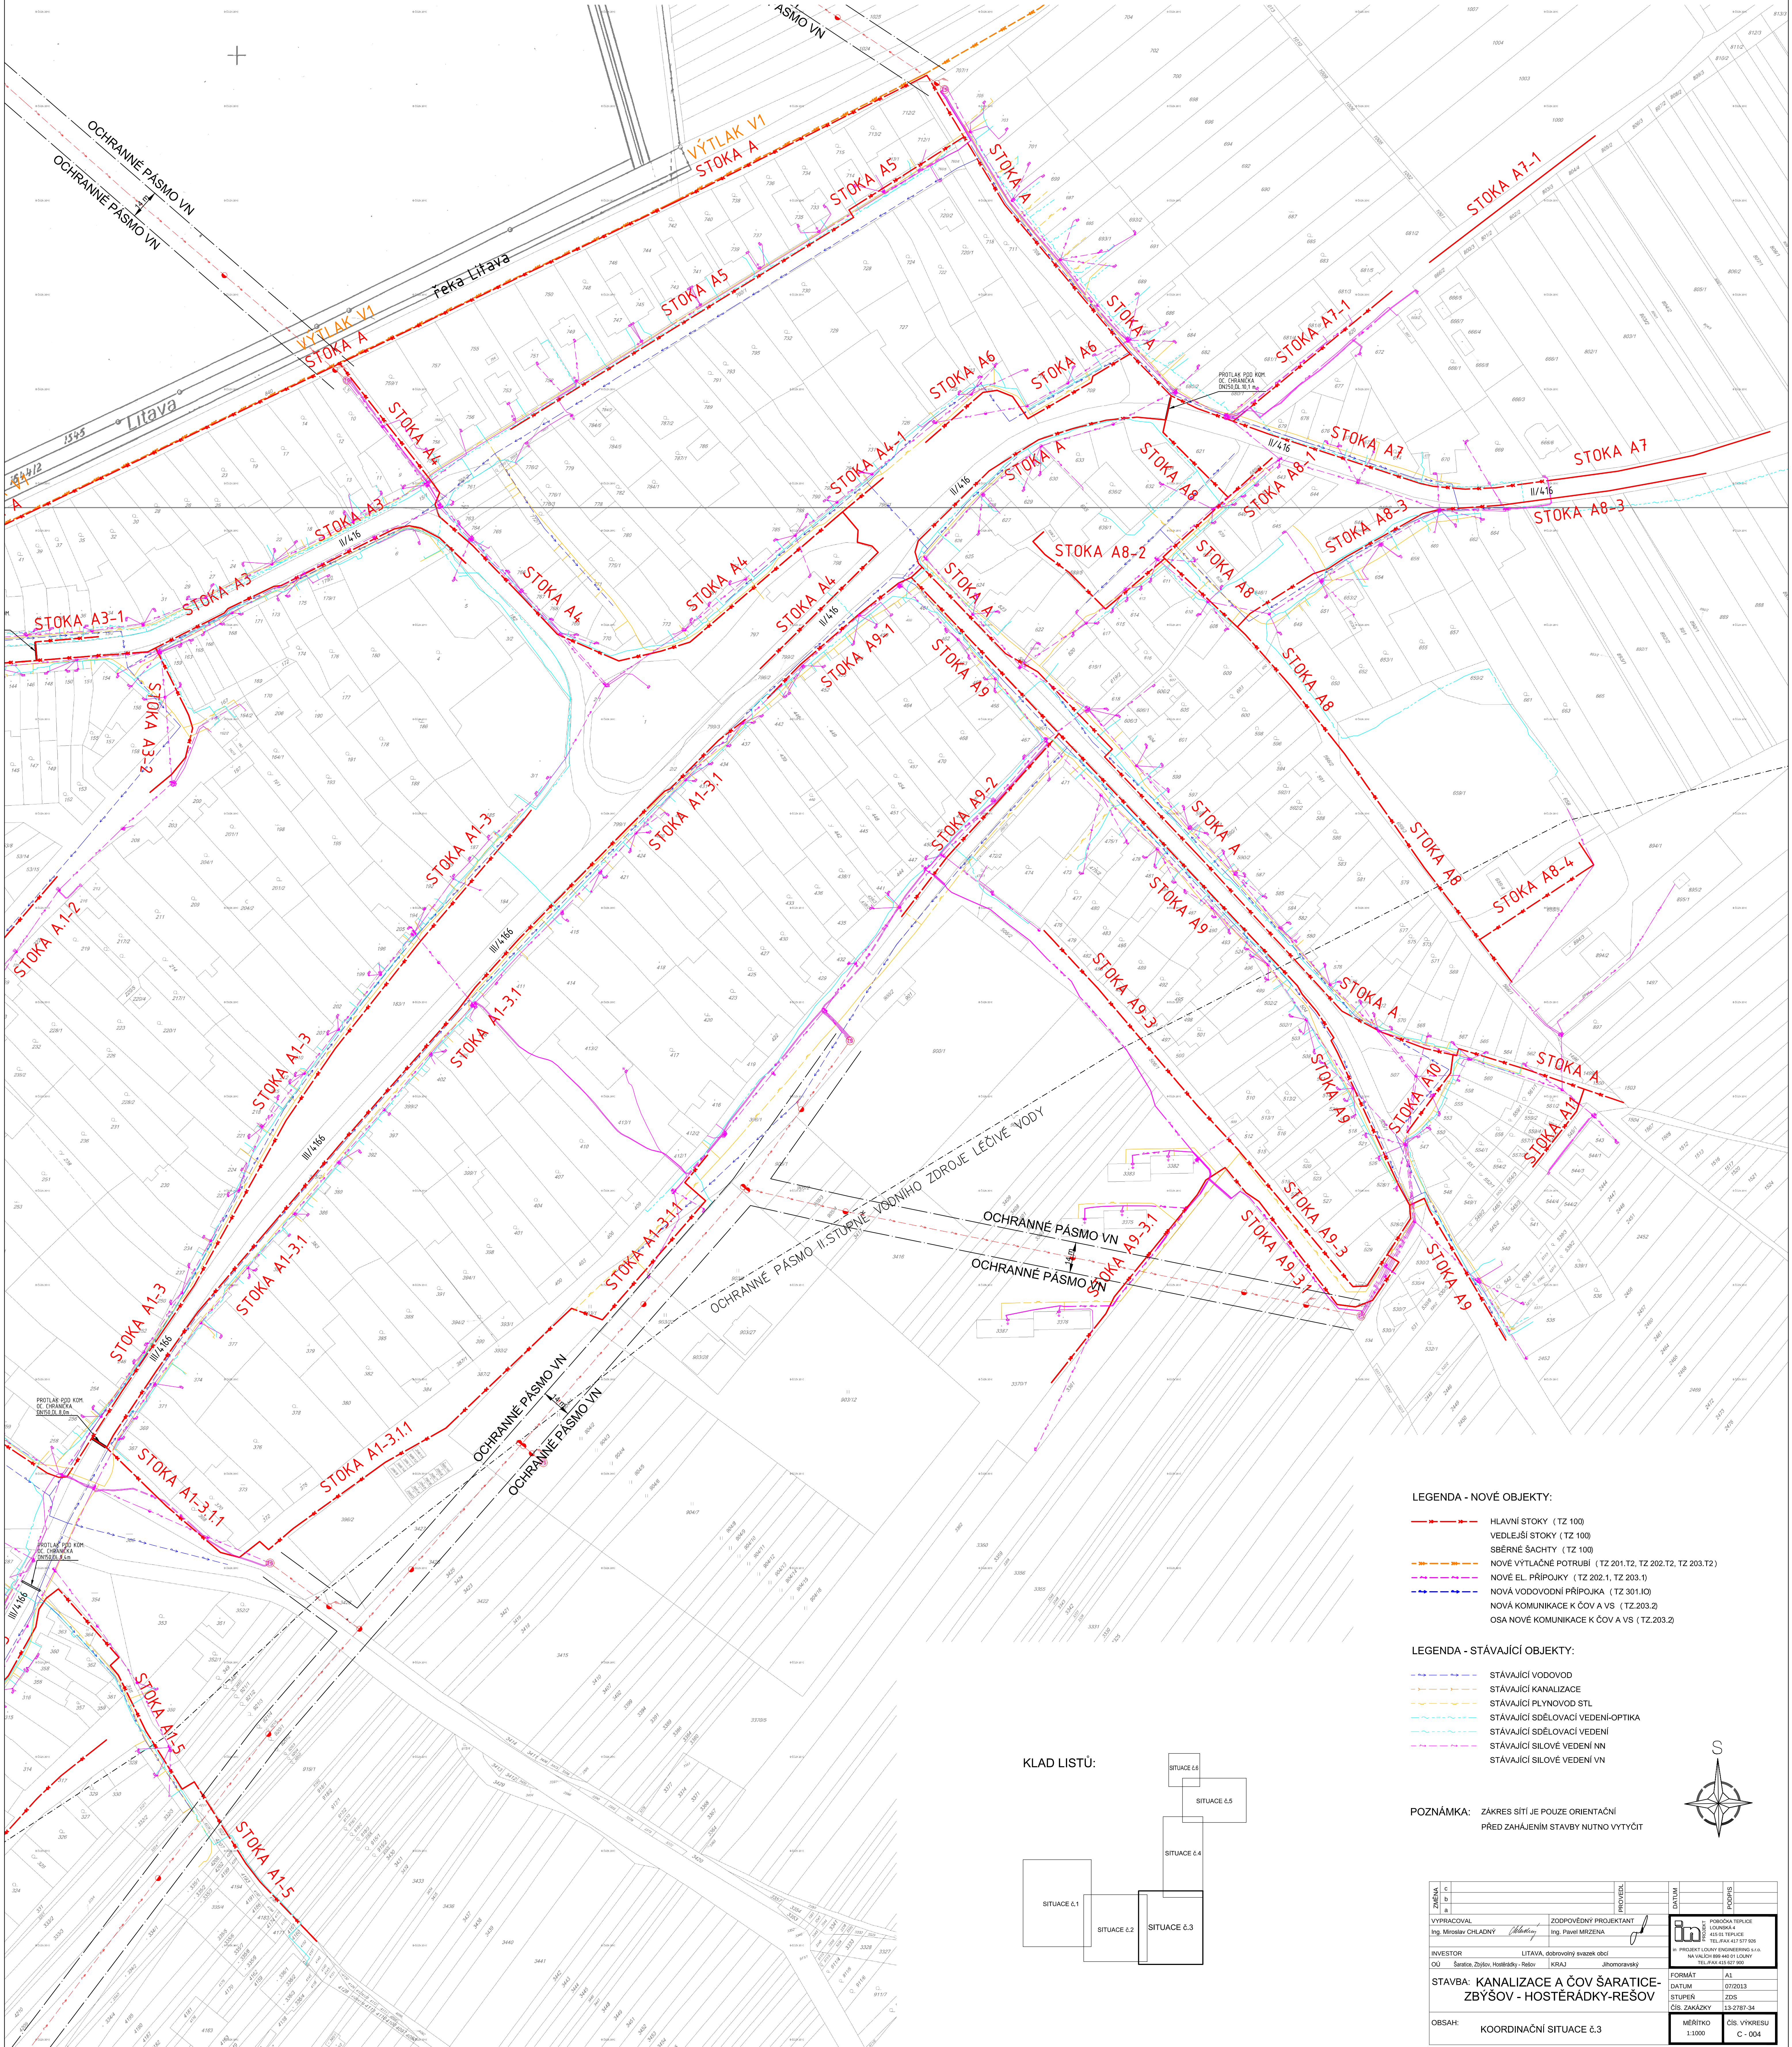

LEGENDA - NOVÉ OBJEKTY:

- HLAVNÍ STOKY (TZ 100)
- VEDLEJŠÍ STOKY (TZ 100)
- SĚRNÉ ŠACHTY (TZ 100)
- NOVÉ VÝTLAČNÉ POTRUBÍ (TZ 201.T2, TZ 202.T2, TZ 203.T2)
- NOVÉ EL. PŘÍPOJKY (TZ 202.1, TZ 203.1)
- NOVÁ VODOVODNÍ PŘÍPOJKA (TZ 301.10)
- NOVÁ KOMUNIKACE K ČOV A VS (TZ 203.2)
- OSA NOVÉ KOMUNIKACE K ČOV A VS (TZ 203.2)

LEGENDA - STÁVAJÍCÍ OBJEKTY:

- STÁVAJÍCÍ VODOVOD
- STÁVAJÍCÍ KANALIZACE
- STÁVAJÍCÍ PLYNOVOD STL
- STÁVAJÍCÍ SĚLOVACÍ VEDENÍ-OPTIKA
- STÁVAJÍCÍ SĚLOVACÍ VEDENÍ
- STÁVAJÍCÍ SÍLOVÉ VEDENÍ NN
- STÁVAJÍCÍ SÍLOVÉ VEDENÍ VN

POZNÁMKA: ZÁKRES SÍTÍ JE POUZE ORIENTAČNÍ
PŘED ZAHÁJENÍM STAVBY NUTNO VYTYČIT

KLAD LISTŮ:

SITUACE 6.6
SITUACE 6.5
SITUACE 6.4
SITUACE 6.3
SITUACE 6.2
SITUACE 6.1

ZNĚNÍ	C	PROJEKT	DATUM	PODPIS
b				
a				

VYPRACOVAL
Ing. Miroslav CHLADNÝ

ZODPOVĚDNÝ PROJEKTANT
Ing. Pavel MRZENKA

INVESTOR
OU Šaratice, Zbýšov, Hostědký-Borov, KRAJ Jihomoravský

PROJEKT
LITAVA, dobrovolný svazek obcí
NA VÁLČÍ 889 440 01 LOUNY
TEL: 464 63 571 905

STAVBA: KANALIZACE A ČOV ŠARATICE - ZBÝŠOV - HOSTĚRÁDKY-REŠOV

FORMÁT
A1

DATUM
07/2013

STUPEŇ
ZDS

ČÍS. ZAKÁZKY
13.2787.34

OBSAH: KOORDINAČNÍ SITUACE Č.3

MĚŘÍTKO
1:1000

ČÍS. VÝKRESU
C - 004