


Hostěřádky - Rešov

Ochranné pásmo
vakuová stanice
VS3 Hostěřádky-Rešov

Hrubá louka

KLAD LISTŮ:

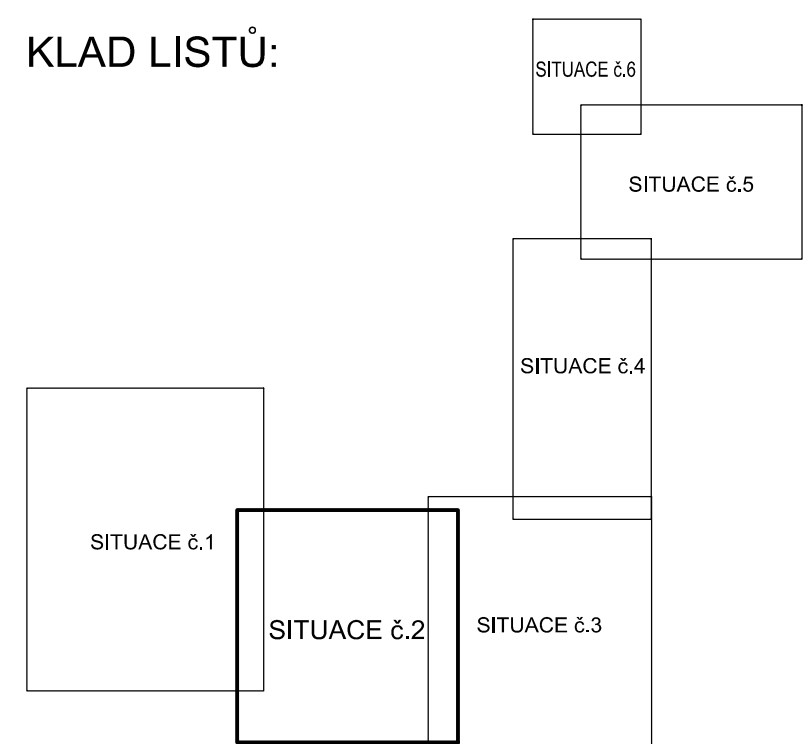


LEGENDA - NOVÉ OBJEKTY:

- HLAVNÍ STOKY (TZ 100)
- VEDLEJŠÍ STOKY (TZ 100)
- SBĚRNÉ ŠACHTY (TZ 100)
- NOVÉ VÝTLAČNÉ POTRUBÍ (TZ 201.T2, TZ 202.T2, TZ 203.T2)
- NOVÉ EL. PŘÍPOJKY (TZ 202.1, TZ 203.1)
- NOVÁ VODOVODNÍ PŘÍPOJKA (TZ 301.10)
- NOVÁ KOMUNIKACE K ČOV A VS (TZ.203.2)
- OSA NOVÉ KOMUNIKACE K ČOV A VS (TZ.203.2)

LEGENDA - STÁVAJÍCÍ OBJEKTY:

- STÁVAJÍCÍ VODOVOD
- STÁVAJÍCÍ KANALIZACE
- STÁVAJÍCÍ PLYNOVOD STL
- STÁVAJÍCÍ SDĚLOVACÍ VEDENÍ-OPTIKA
- STÁVAJÍCÍ SDĚLOVACÍ VEDENÍ
- STÁVAJÍCÍ SILOVÉ VEDENÍ NN
- STÁVAJÍCÍ SILOVÉ VEDENÍ VN

POZNÁMKA: ZÁKRES SÍTÍ JE POUZE ORIENTAČNÍ
PŘED ZAHÁJENÍM STAVBY NUTNO VYTYČIT

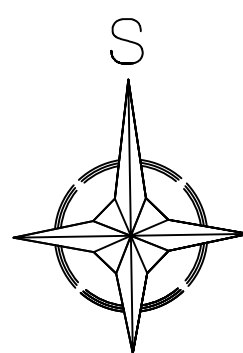

PRŮJEMNÍK	PROJEKTANT	DATUM	PROJEKT
VYPRACOVAL Ing. Miroslav CHLADNÝ	ZODPOVĚDNÝ PROJEKTANT Ing. Pavel MRZENA	07/2013	PROJEKT ZDS
INVESTOR OÚ Šarátice, Závřov, Hostěřádky - Rešov	LITAVA, dobrovolný svazek obcí KRAJ Jihomoravský	FORMÁT A1	PRŮJEMNÍK 13-2787-24
STAVBA: KANALIZACE A ČOV ŠARATICE- ZBÝŠOV - HOSTĚŘÁDKY-REŠOV	PRŮJEMNÍK 13-2787-24	MĚŘÍTKO 1:1000	ČÍS. VÝKRESU C - 003
OBSAH: KOORDINAČNÍ SITUACE Č.2			