
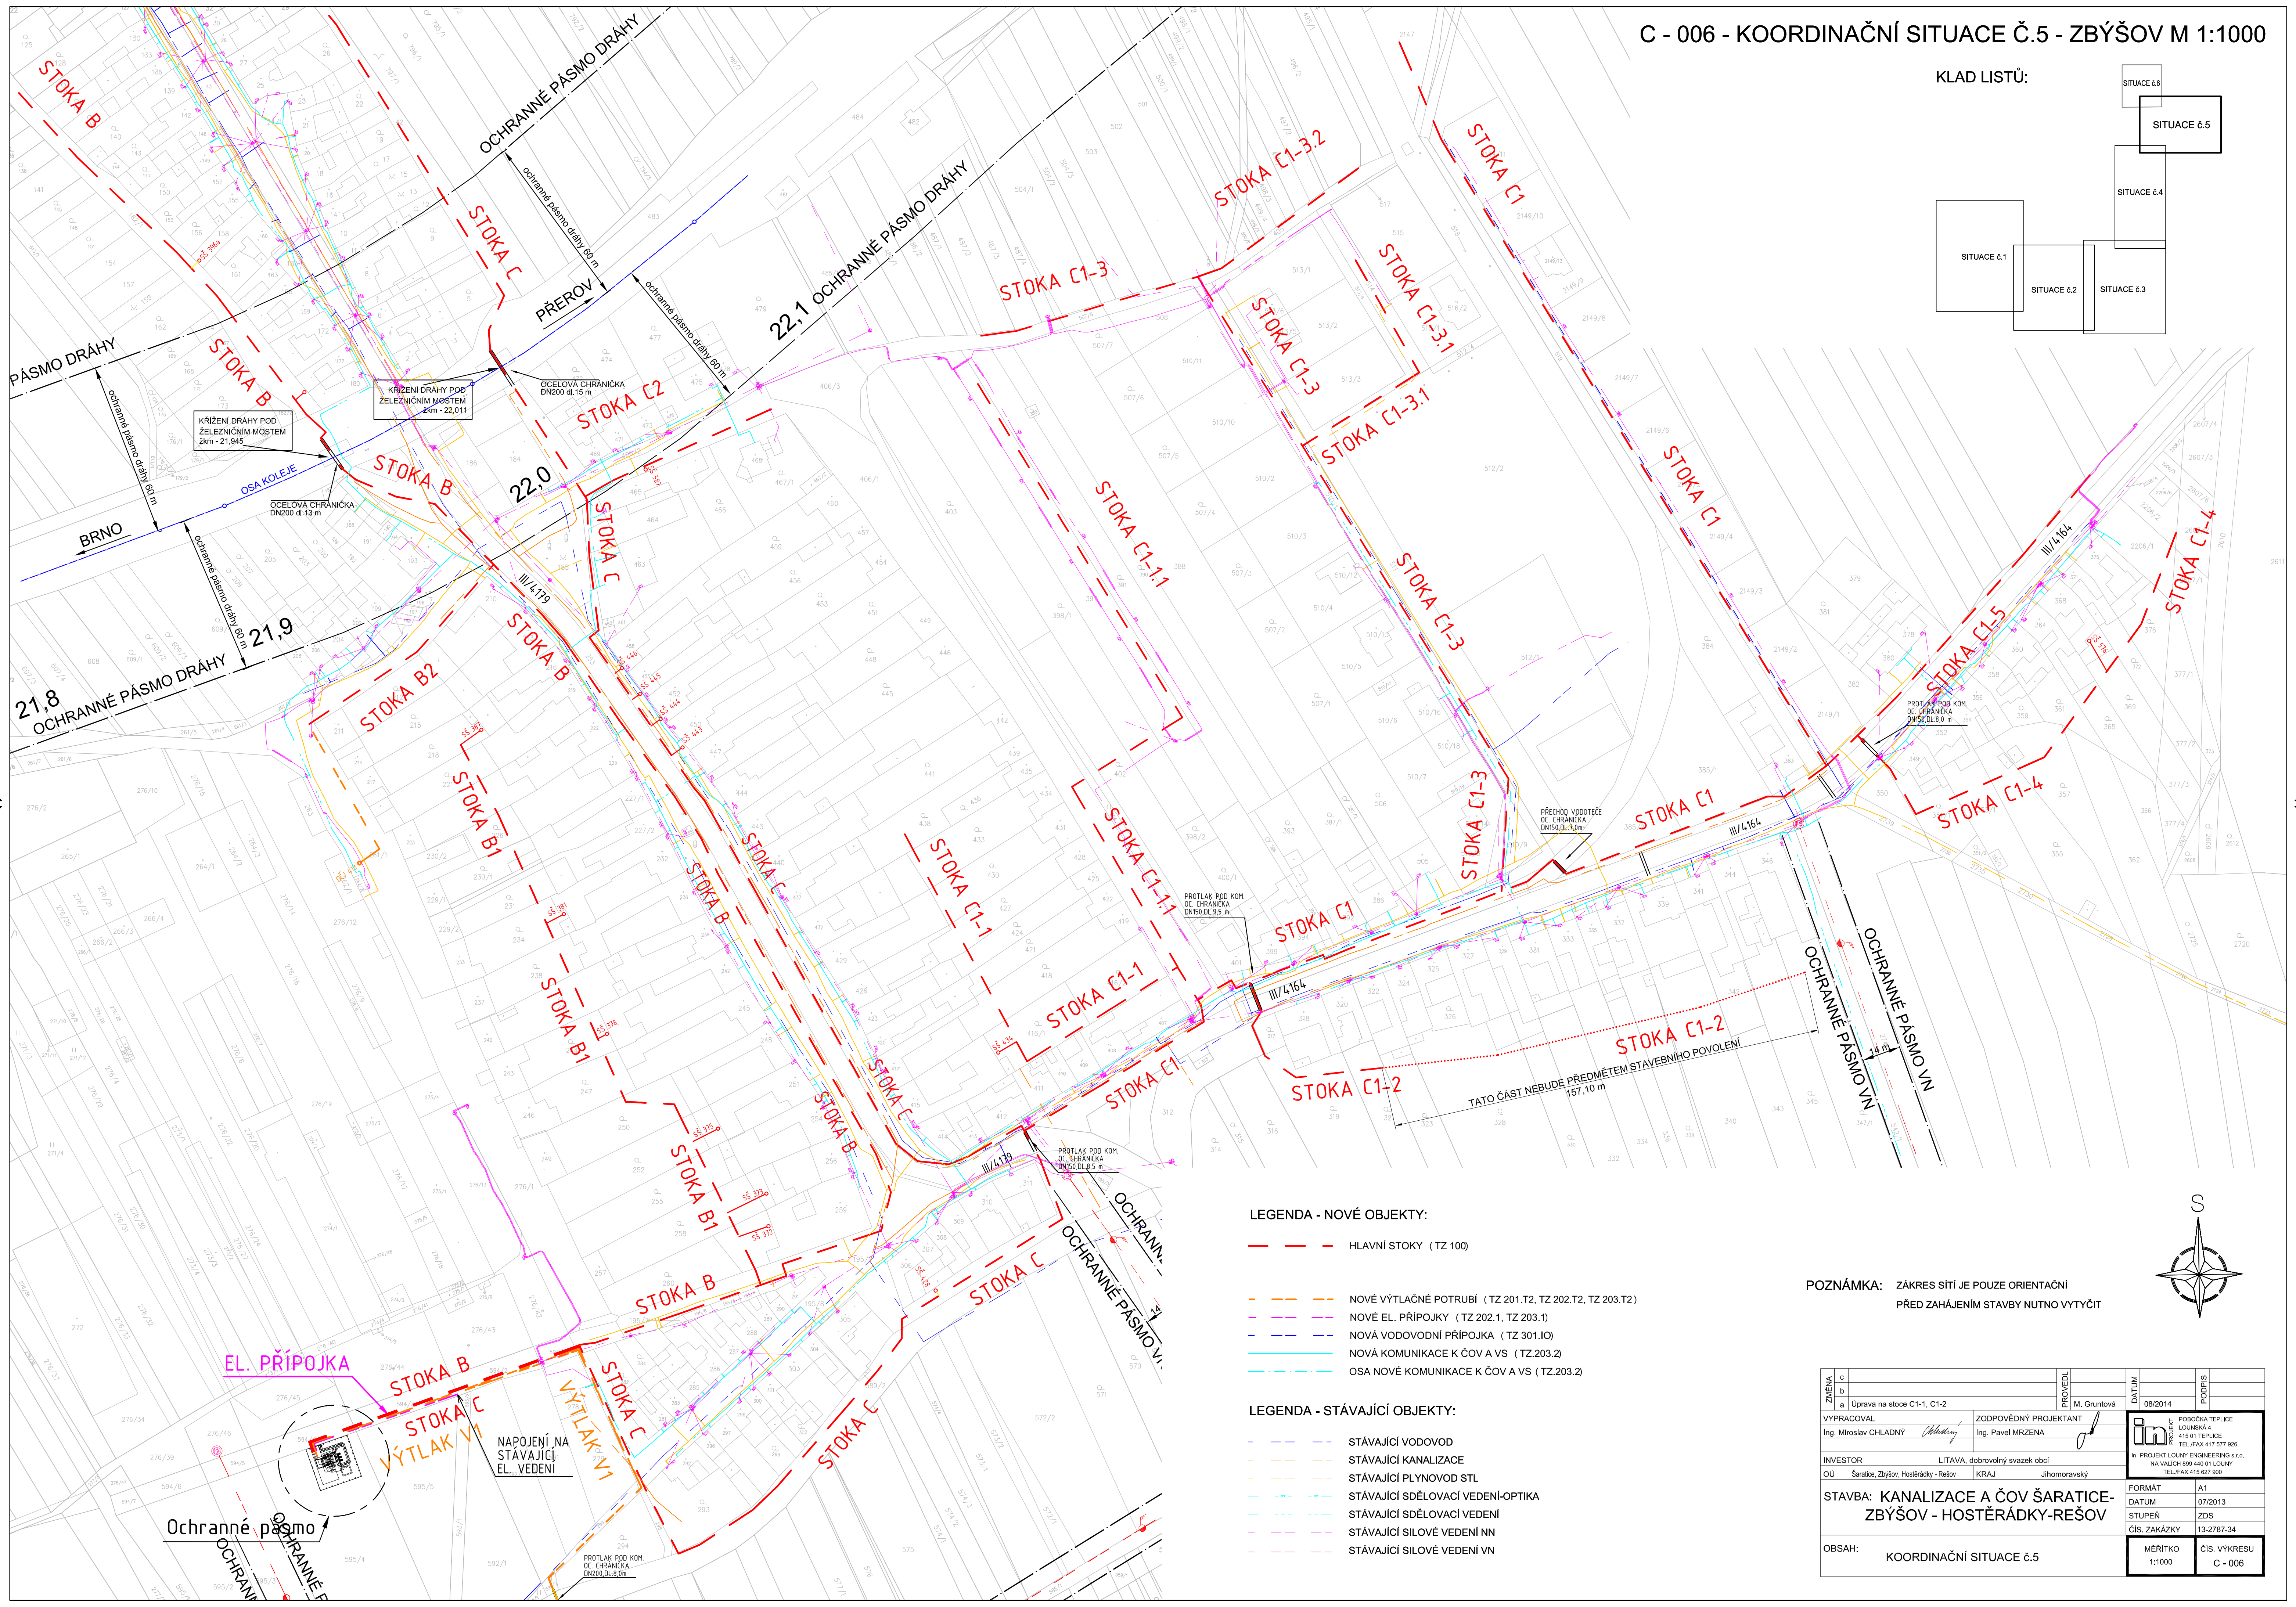


C - 006 - KOORDINAČNÍ SITUACE Č.5 - ZBÝŠOV M 1:1000

KLAD LISTŮ:

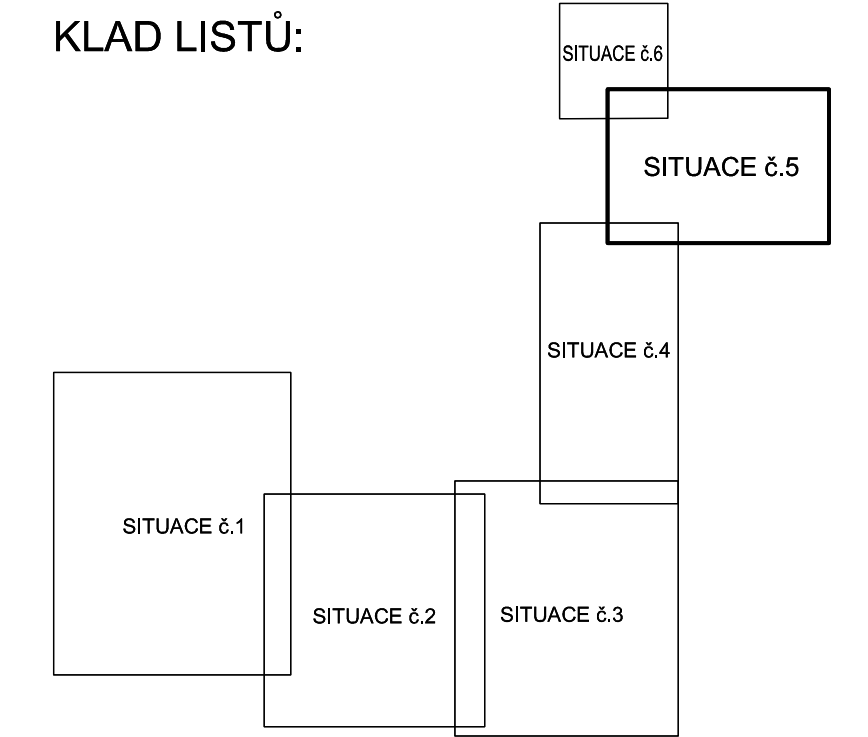


- HLAVNÍ STOKY (TZ 100)
- NOVÉ VÝTLAČNÉ POTRUBÍ (TZ 201.T2, TZ 202.T2, TZ 203.T2)
- NOVÉ EL. PŘÍPOJKY (TZ 202.1, TZ 203.1)
- NOVÁ VODOVODNÍ PŘÍPOJKA (TZ 301.IO)
- NOVÁ KOMUNIKACE K ČOV A VS (TZ.203.2)
- OSA NOVÉ KOMUNIKACE K ČOV A VS (TZ.203.2)

LEGENDA - STÁVAJÍCÍ OBJEKTY:

- STÁVAJÍCÍ VODOVOD
- STÁVAJÍCÍ KANALIZACE
- STÁVAJÍCÍ PLYNOVOD STL
- STÁVAJÍCÍ SDĚLOVACÍ VEDENÍ-OPTIKA
- STÁVAJÍCÍ SDĚLOVACÍ VEDENÍ
- STÁVAJÍCÍ SILOVÉ VEDENÍ NN
- STÁVAJÍCÍ SILOVÉ VEDENÍ VN

POZNÁMKA: ZÁKRES SÍTÍ JE POUZE ORIENTAČNÍ  
PŘED ZAHÁJENÍM STAVBY NUTNO VYTÝČIT

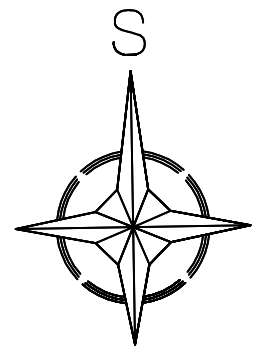

ZMĚNA	PROJEKT	DATUM	PODPIS
a	M. Gruntová	08/2014	
VYPRACOVAL Ing. Miroslav CHLADNÝ		ZODPOVĚDNÝ PROJEKTANT Ing. Pavel MRZENA	
INVESTOR OU Šarátov, Zbýšov, Hostěradky - Rešov		LITAVA, dobrovolný svazek obcí KRAJ Jihoomoravský	
STAVBA: KANALIZACE A ČOV ŠARÁTICE-ZBÝŠOV - HOSTĚRADKY-REŠOV		PŘÍPOJKA TEPLICE LOURINKÁ 45010 TEPLICE TEL./FAX 417 577 926 IN PROJEKT LOUNY ENGINEERING s.r.o. NA VALEČI 169-160/01 LOUNY TEL./FAX 415 627 900	
OBSAH: KOORDINAČNÍ SITUACE č.5		FORMÁT A1	ČÍS. VÝKRESU C - 006
		DATUM 07/2013	STUPEŇ ZDS
		ČÍS. ZAKÁZKY 13-2767-34	MĚŘÍTKO 1:1000